

### SYMBOLENLIJST

Symbol	Omschrijving
	Aansluitpunt 1 fase, nul en beschermingscontact
	Aansluitpunt 3 fasen, nul en beschermingscontact
	Aansluitpunt sturing bewegingsmelder bedraad
	Aansluitpunt co-lpg niet bedraad
	ISRA
	Aansluitpunt kassa niet bedraad
	Aansluitpunt stuing brandmeld bedraad
	Aansluitpunt ventilator niet bedraad
	Aansluitpunt sleutelschakelr bedraad
	Aansluitpunt telefoon bedraad
	Aansluitpunt bedraad
	Aansluitpunt bedraad
	Aansluitpunt bedraad
	Aarding
	Aarding op metalen buizenet
	Aardingspunt
	Armatuur, nood
	aansluitpunt armatuur
	Armatuur met fluorescentiebuislamp 36 W
	Armatuur met fluorescentiebuislamp 36 W, op wand
	Armatuur met fluorescentiebuislamp 36 W, waterdicht, op wand
	Armatuur met fluorescentiebuislamp 58 W
	Armatuur nood transparant vluchtweg beneden
	Armatuur nood transparant vluchtweg boven
	Armatuur nood transparant vluchtweg links
	Armatuur nood transparant vluchtweg rechts
	aansluitpunt armatuur op wand met
	Terminal in/uitgang
	slagboom
	Centraal aardpunt
	Centraaldoos
	co-lpg
	Centrale, brandmeld-
	Detector, plafond
	Kassa 1/2
	schemerschakelaar
	Handbrandmelder
	Intercom
	Melder, rook, optisch
	Melder, rook, optisch, ingebouwde akoestische signaalgever 2
	Nevenindicator
	Nevenpaneel
	Patchpanel
	Schakelaar, 1-polig
	Signaalgever akoestisch
	Thermo maximaal melder
	Verdeelinrichting
	Wandcontactdoos 1-voudig met beschermingscontact
	Zwaailicht

### Vermogenscodelijst

Vermogenscode	Omschrijving
B	Boiler
da	deurautomaat
E-Verw	elektrische verwarming
Hyd	Hydrofoor
liff	Liftinstallatie
PP	Pompput
R-VERW	opritverwarming
RK 1	regelkast co-lpg
RP / RH	rolpoort/rolhek
sb	Sani Broyour
sc	Scootmobiel
SP	spijlpoort
TR	Tracing
VI	video intercom

### Armatuurcodelijst


Aantal	Armatuurcode	Omschrijving	Type Nr	Lamp	Fabrikant	Art. nr. fabrikant	Montage
41	A	Wandarmatuur	Flagstone zwart	1x 7,5 W	Philips		opbouw
9	B	plafondarmatuur	Sylproof Superia	1 x T8 36W	Sylvania	0056123	opbouw
3	B-NV	plafondarmatuur	Sylproof Superia	1 x T8 36W + nood	Sylvania	0056166	opbouw
2	C	plafond/wandarmatuur	Circlight wit	1x38W	Performance in Lighting	15-00078	opbouw
46	D	plafondarmatuur	Sylproof Superia	2 xT8 58W	Sylvania	0056123	opbouw
44	D-NV	plafondarmatuur	Sylproof Superia	2 xT8 58W+ nood	Sylvania	0056123	opbouw
38	E	plafondarmatuur	Bully	E27 60W 230V	Corodex		opbouw
20	F	wand/plafondarmatuur	7402N	2X18W	Trilux		Opbouw
30	F-NV	wand/plafondarmatuur	7402N + EB3h	2XTC 18W	Trilux		Opbouw
41	G	Plafondarmatuur	EKO 21 PC antraciet	1x42W halo E27	Prisma	301002	opbouw
8	H	wand/plafondarmatuur	Prodisc MWS WT	17W LED 3000K	Prolumia		Opbouw
22	H-NV	wand/plafondarmatuur	Prodisc EL 1MWS WT	17W LED + nood	Prolumia		Opbouw
6	I	Wandarmatuur	2294	1x L-S 11 W	Bega		opbouw
1	J	wand/plafondarmatuur	Prodisc WT	17W LED 3000K	Prolumia		Opbouw
46	V1	plafondarmatuur	KMU	Led 3W	Elbo noodverlichting	KMU003	opbouw

### Algemene opmerkingen:

- Leidingen tbv. CAI, telefoon, boiler, reserveapparaat, fornuis en intercom, uitvoeren als 3/4" leiding en 3/4" inbouwdoos. (inbouwdoos tbv. fornuis uitvoeren als perilex-inbouwdoos).
- Bij brandmelders de schakeldraad installeren in de kleur oranje.
- Meerwerk conform koperskeuzelijst. (wordt niet aangegeven op werktekening)
- Aanpassing keukeninstallatie conform opgave keukenleverancier.
- Indien getekende maten afwijken van geschreven maten zijn de maatvoeringsconsequenties die hieruit voortvloeien niet voor rekening van Elektro Scheppers.
- Plaatsbepaling van elektravoorzieningen (symbolen), zijn om tekentechnische redenen slechts bij benadering aan te geven. Hieruit kunnen derhalve geen gevolgtrekkingen omtrent de exacte plaats c.q. maatvoering worden getrokken.
- Indien constructieve elementen (bijv. stalen balken) in vloeren verwerkt zijn, zal de bouwkundige aannemer sparingen dienen op te nemen voor de door ons te installeren elektraleidingen.

omschrijving	fabrikaat	type
schakelmateriaal	Busch Jaeger	st Reflex (9010 )
bedrukker	FRIEDLAND	D824 zwart
schel / zoemer	FRIEDLAND	D792
rookmelder	Hager	TG501A
installatiekast	Hager	Vision
Inbouwdozen dubbel wcd	Haf	H140/H150
Intercom	Urmet 2Voice	Aiko inbouw
Telefoon wcd	Busch Jaeger	RJ45

boven afgewerkte vloer	H	boven afgewerkte vloer	H
wandcontactdoos dubbel	+300	wandlichtpunt buitengevel	+2000
wandcontactdoos enkel	+1050	wandlichtpunt badkamer	+1800
wandcontactdoos aanrecht	+1200	thermostaat	+1500
schakelaars	+1050	bedrukker	+1500
handmelders	+1200	schel	+---
Videofon app.	+1500	tel/data RJ45	+300
fornuis/boiler/vaatwasser	+600	cai	+300
centr. aardpunt badkamer	+650	th+wcd bij cv-opstelling	+---
afzuigkap	+2250	wasautomaat / wasdroger	+1200
magnetron/koelkast	+100		

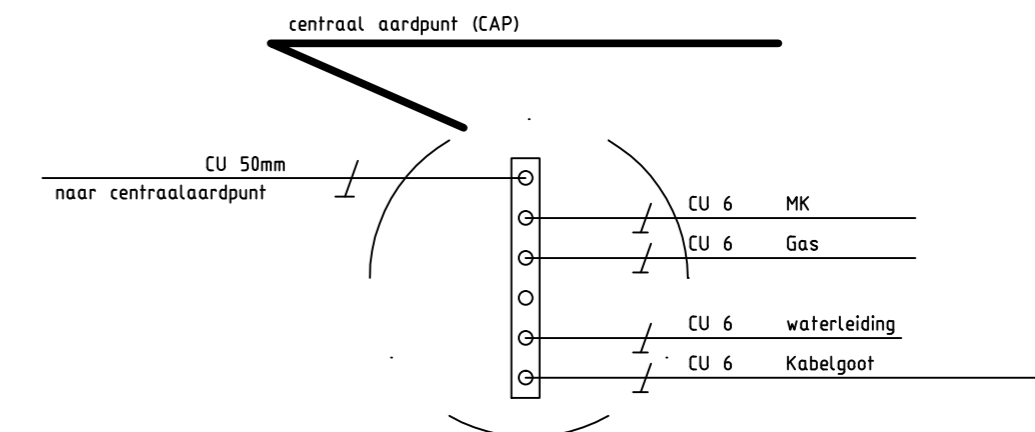

Aannemer: Houta - Hurks V.O.F.  
 Hak en freeswerk geschiedt door hoofdaannemer  
 Indien er geen aansluit schema WTW unit is dan WTW perilex ,unit incl. standen schakelaar NIET aansluiten.  
 Loze en thermostaat leidingen voorzien van draad ter indicatie van open buis.

### Status: Revisie d.d. 8-12-2014

architect: Locus	projektnr.: 0610	bestektek.:	datum:
aannemer: Hurks Bouw	projektnr.:	werktek.:	datum:
aan deze tekening kunnen geen rechten worden ontleend		maatvoering is niet bindend	
Project: 37 app Lakerloper Eindhoven		Project nummer: 6559	
Omschrijving: Lijsten symbol, armatuurcode en vermogenscode		Code Wijzigingsdatum Initialen	
Get: AMA Datum: 1-10-13 Schaal: 1:50		A 16-10-2013 AMA	
<b>ELEKTRO SCHEPPERS</b>		B 3-1-2014 AMA	
HEERLEN In de Cramer 10 6411 RS HEERLEN Tel. : 045 - 5 60 60 60 Fax. : 045 - 5 60 60 65		WEERT Celciusstraat 17 6003 DG WEERT Tel. : 0495 - 688 200 Fax. : 0495 - 688 205	
Tekeningsnr: 00		Formaat: A2	